


Województwo: podlaskie
Powiat: wysokomazowiecki
Gmina: Kobylin Borsztyn
Obreń: Kwasno
Nr ark. mapy: 45-328-3121
Wysokie Maz dnia: 2013-06-06
Nakł. zam.: 2238/1013

Kopia mapy zasadniczej
Skala 1 : 500

STANOWISKO PODKŁADU W WIDOKU ALTERNATYWNY
Powiatowy Ośrodek Dokumentacji
Geodezyjnej i Kartograficznej
Republikańskie Inspektoratstwo Inżynierskie
działające w ramach województwa, o której mowa w art. 18
ustawy z dnia 17 maja 1998r. - Prawo geodezyjne i kartograficzne
(Dz. U. Nr 34, poz. 1682, późn. zm.)
Wysokie Maz.
2013-06-06

STANOWISKO PODKŁADU W WIDOKU ALTERNATYWNY
Powiatowy Ośrodek Dokumentacji
Geodezyjnej i Kartograficznej
Republikańskie Inspektoratstwo Inżynierskie
działające w ramach województwa, o której mowa w art. 18
ustawy z dnia 17 maja 1998r. - Prawo geodezyjne i kartograficzne
(Dz. U. Nr 34, poz. 1682, późn. zm.)
Wysokie Maz.
2013-06-06

Z UP. SŁAKOSTY
mgr inż. Adam Jamulko
REZERWACJA KARTOGRAFICZNA
Kartograf. Kancel. Inżynierskiej

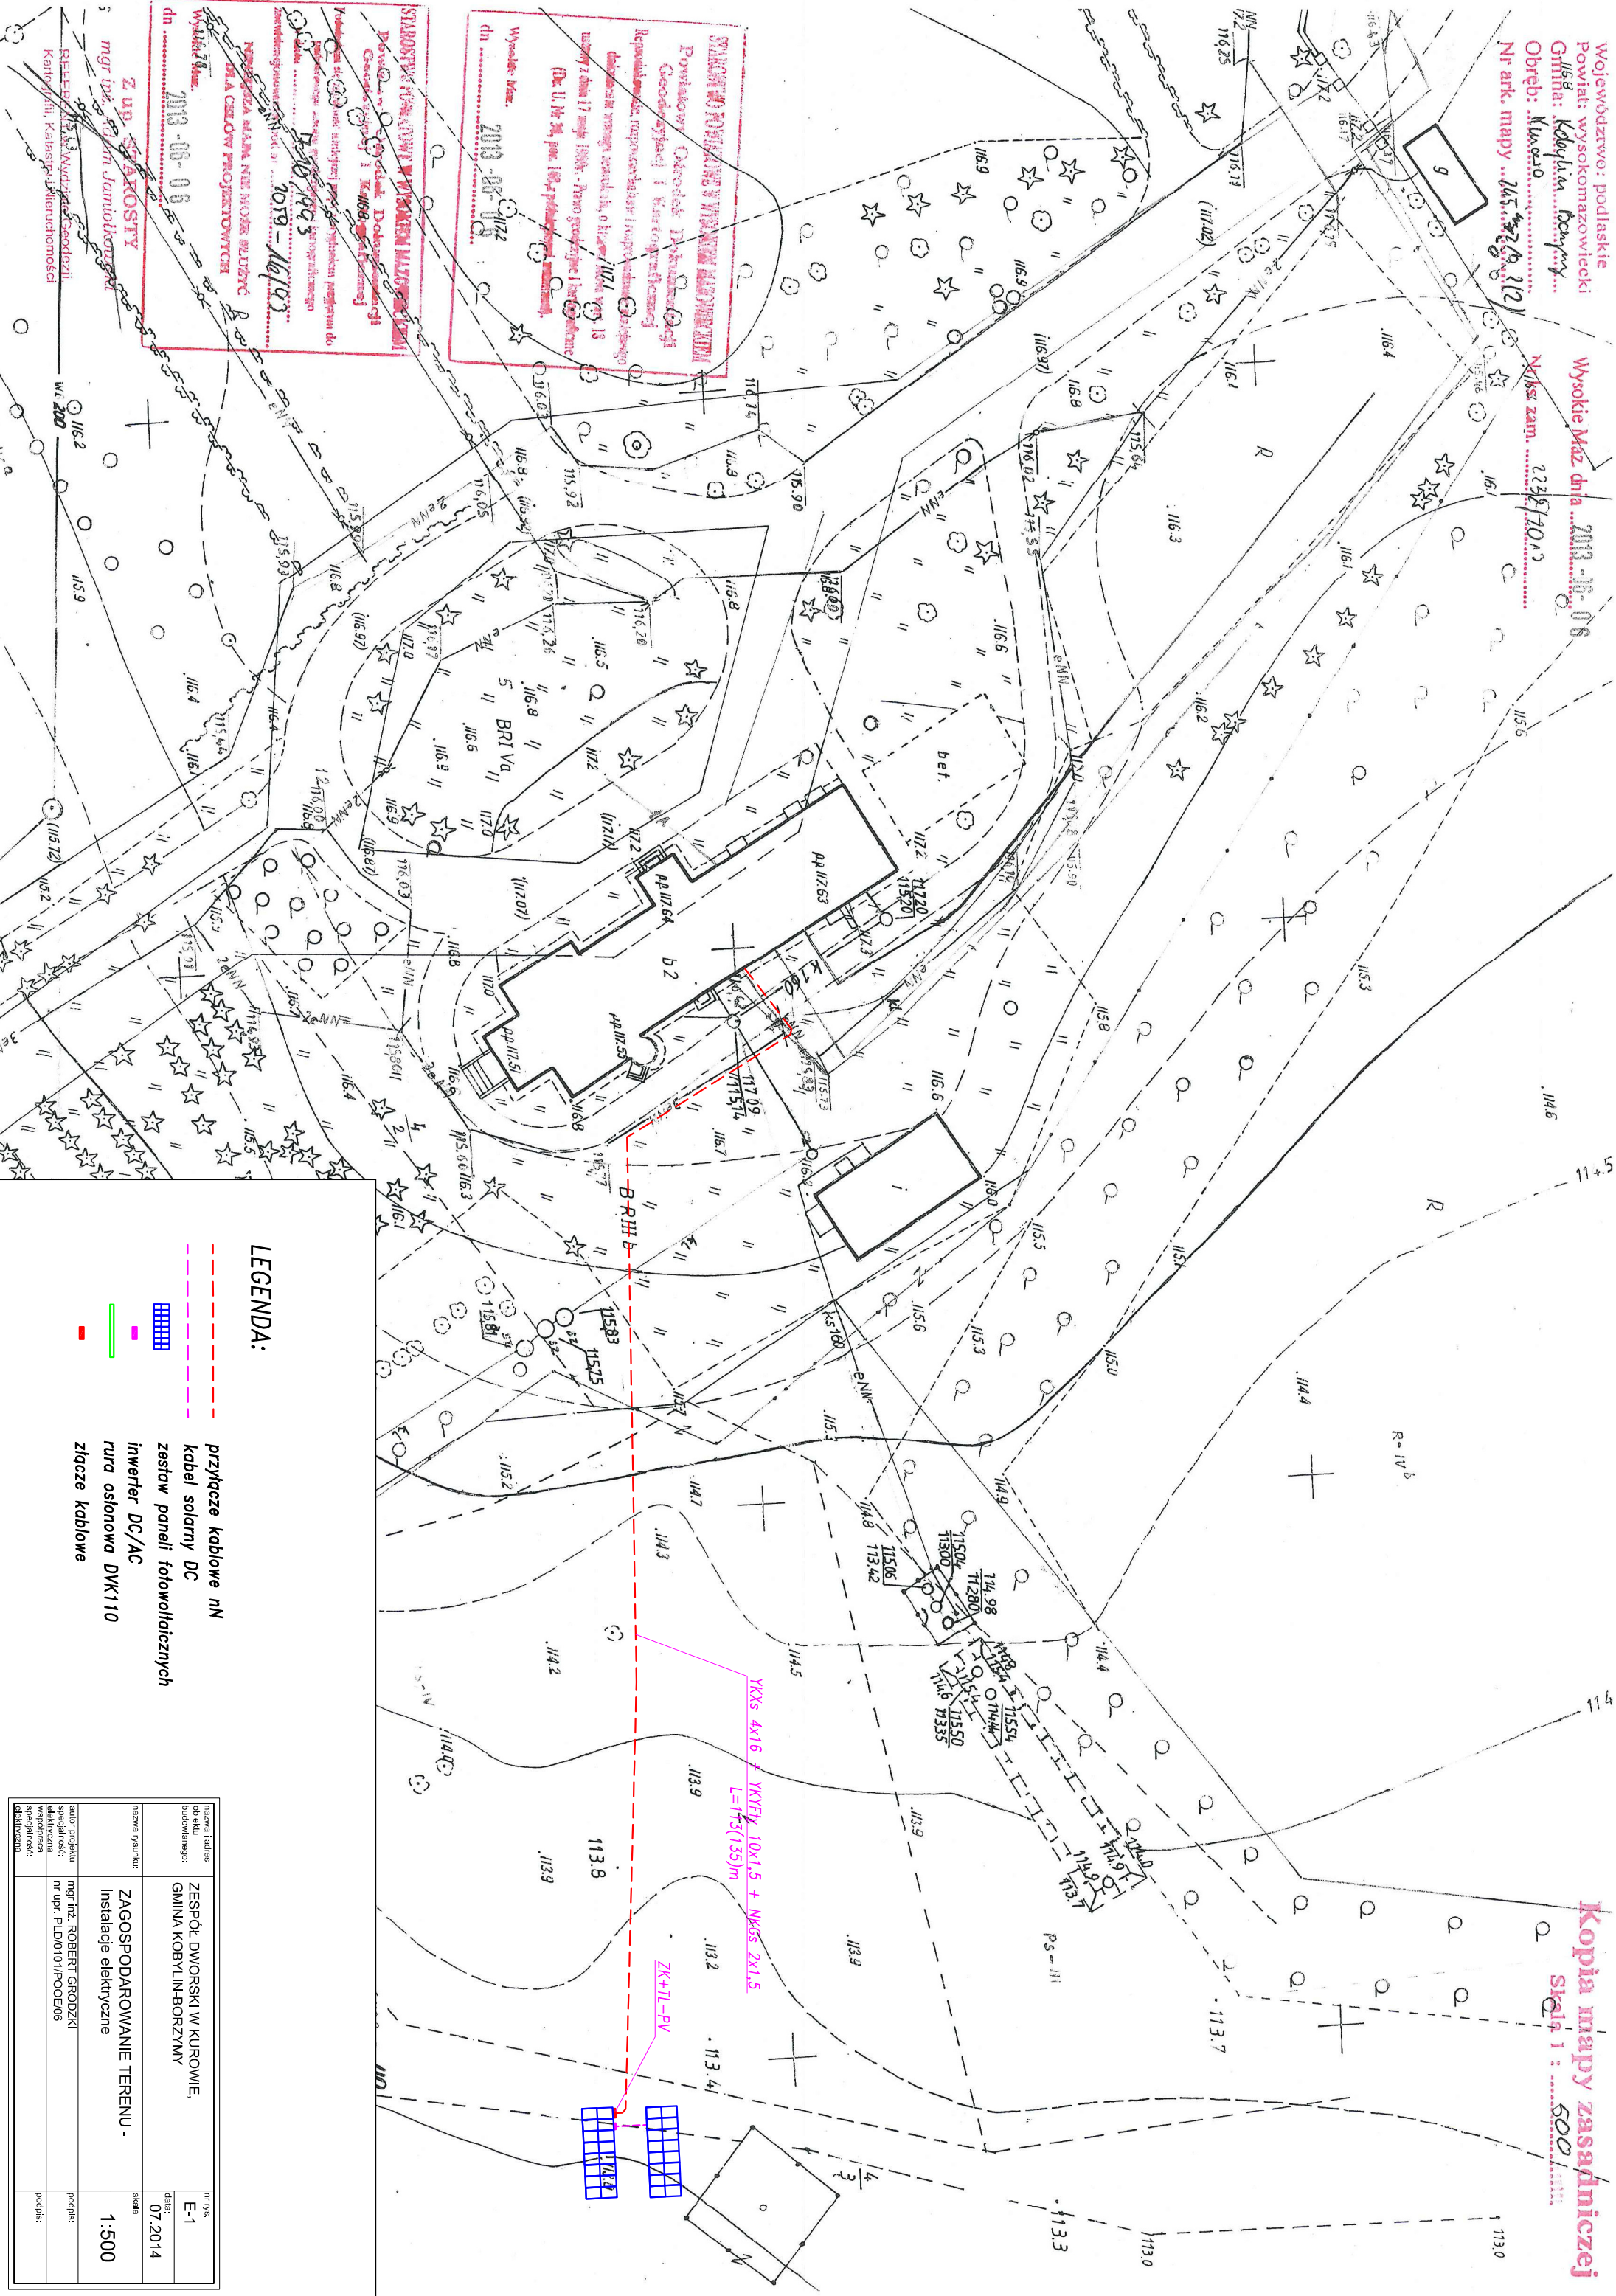

LEGENDA:

- przylącze kablowe nN
- kabel słarny DC
- zestaw paneli fotowoltaicznych
- inwerter DC/AC
- rura osłonowa DKK110
- złącze kablowe

nazwa i adres obiektu budowlanego:	ZESPÓŁ DWORSKI W KUROWIE, GMINA KOBYLIN-BORSZTYN	nr o.s.:	E-1
autor projektu:	mgr inż. ROBERT GRODZKI	data:	07.2014
specjalność:	Instalacje elektryczne	skala:	1:500
nr upr. PLD/0101/POD/06		podpis:	
specjalność:		podpis:	
elektryczna			