


RZUT PIWNIC skala 1:100

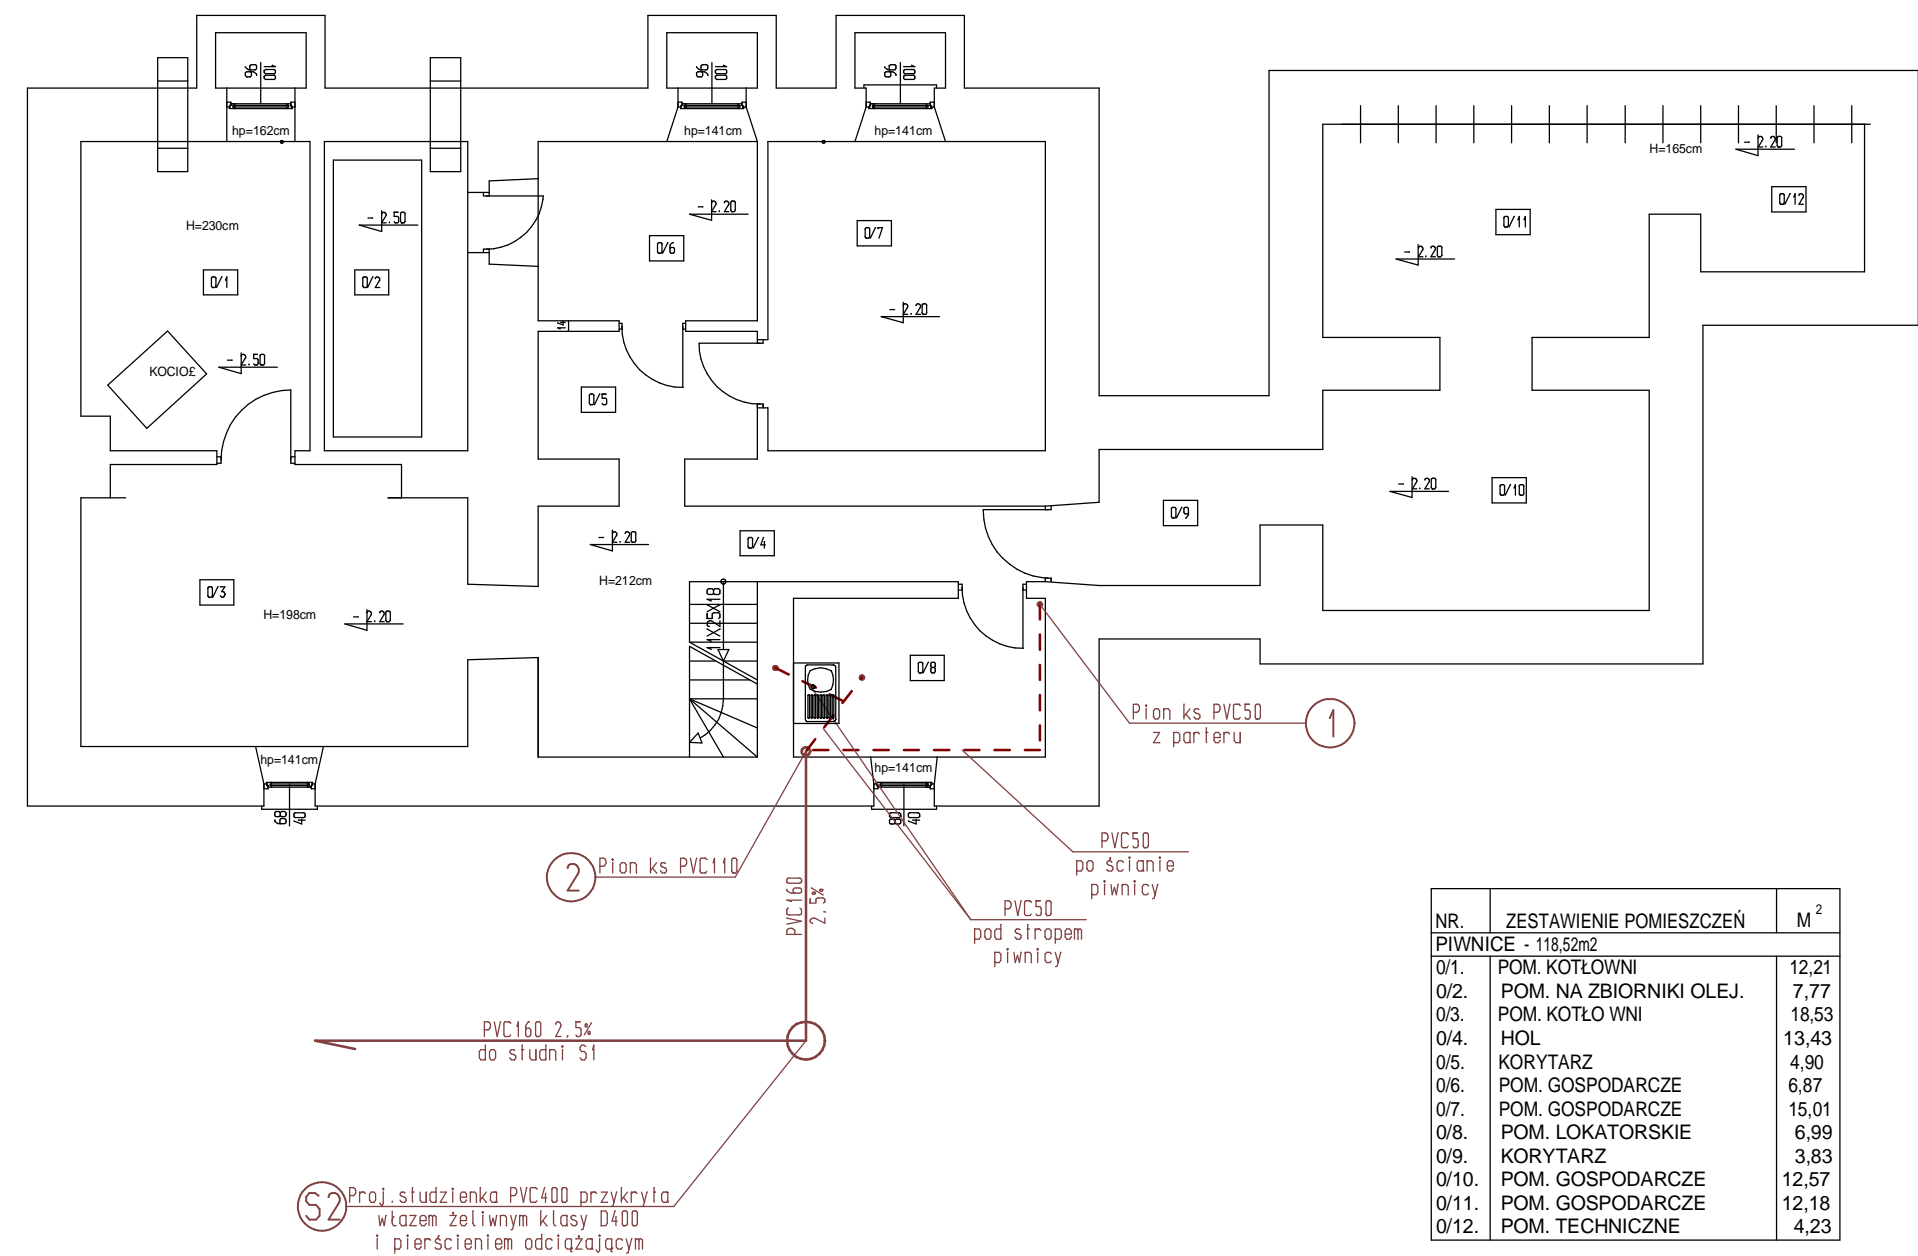

NR.	ZESTAWIENIE POMIESZCZEŃ	M ²
PIWNICE - 118,52m ²		
0/1.	POM. KOTŁOWNI	12,21
0/2.	POM. NA ZBIORNIKI OLEJ.	7,77
0/3.	POM. KOTŁOWNI	18,53
0/4.	HOL	13,43
0/5.	KORYTARZ	4,90
0/6.	POM. GOSPODARCZE	6,87
0/7.	POM. GOSPODARCZE	15,01
0/8.	POM. LOKATORSKIE	6,99
0/9.	KORYTARZ	3,83
0/10.	POM. GOSPODARCZE	12,57
0/11.	POM. GOSPODARCZE	12,18
0/12.	POM. TECHNICZNE	4,23

LEGENDA INSTALACJI

- - - wewnętrzna instalacja kanalizacji sanitarnej
- zewnętrzna instalacja kanalizacji sanitarnej

Nazwa rys.:Rzut piwnic			Rys.2
Obiekt: Remont zewnętrznej i wewnętrznej instalacji kanalizacji sanitarnej w istniejącym budynku Zespołu Dworskiego w Kurowie,gm. Kobylin-Borzymy		Skala	1:100
		Data	22.07.2014r
Autor projektu	Imię i nazwisko	Nr upr.	Podpis
	mgr inż. Marcin Pawłuszewicz	Bł/195/01	