


RZUT PIĘTRA skala 1:100

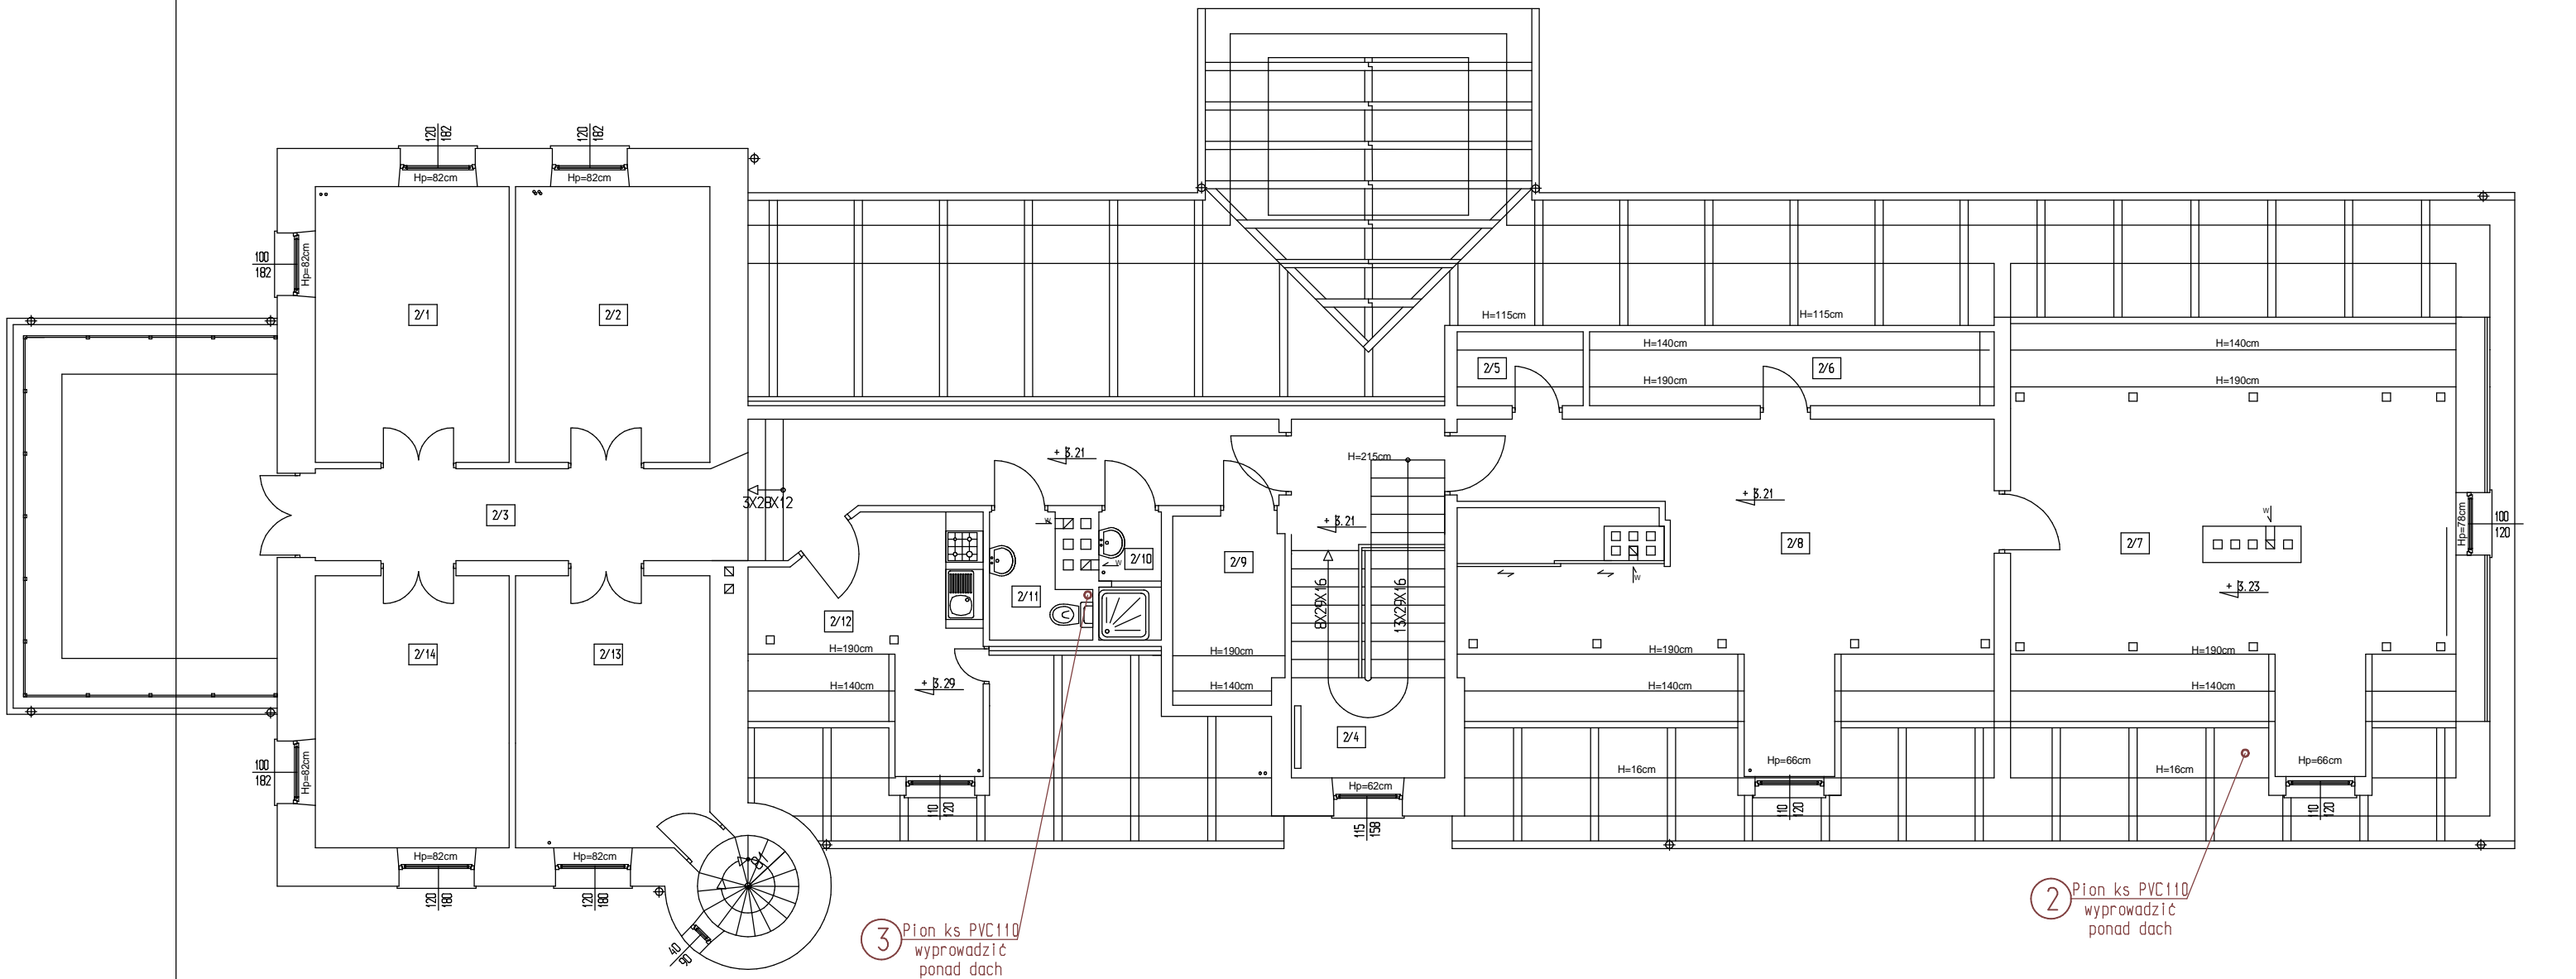

NR.	ZESTAWIENIE POMIESZCZEŃ	M ²
PODDASZE - 189,45m ²		
2/1.	POM. BIUROWE	13,67
2/2.	POKÓJ	13,71
2/3.	KORYTARZ	23,15
2/4.	KŁATKA SCHODOWA	14,03
2/5.	POM. GOSPODARCZE	1,19
2/6.	POM. GOSPODARCZE	3,82
2/7.	POM. MUZEALNE	35,89
2/8.	POM. MUZEALNE	37,02
2/9.	BIBLIOTEKA	4,45
2/10.	ŁAZIENKA	2,02
2/11.	TOALETA	2,63
2/12.	POM. SOCJALNE	11,03
2/13.	POM. BIUROWE	13,36
2/14.	POM. BIUROWE	13,48

LEGENDA INSTALACJI

- wewnętrzna instalacja kanalizacji sanitarnej
— zewnętrzna instalacja kanalizacji sanitarnej

Nazwa rys.:Rzut piętra			Rys.4
Obiekt: Remont zewnętrznej i wewnętrznej instalacji kanalizacji sanitarnej w istniejącym budynku Zespołu Dworskiego w Kurowie,gm. Kobylin-Borzymy		Skala	1:100
		Data	22.07.2014r
Autor projektu	Imię i nazwisko	Nr upr.	Podpis
	mgr inż. Marcin Pawłuszewicz	Bł/195/01	